


**1** PLANTA BAIXA  
ESCALA 1/75

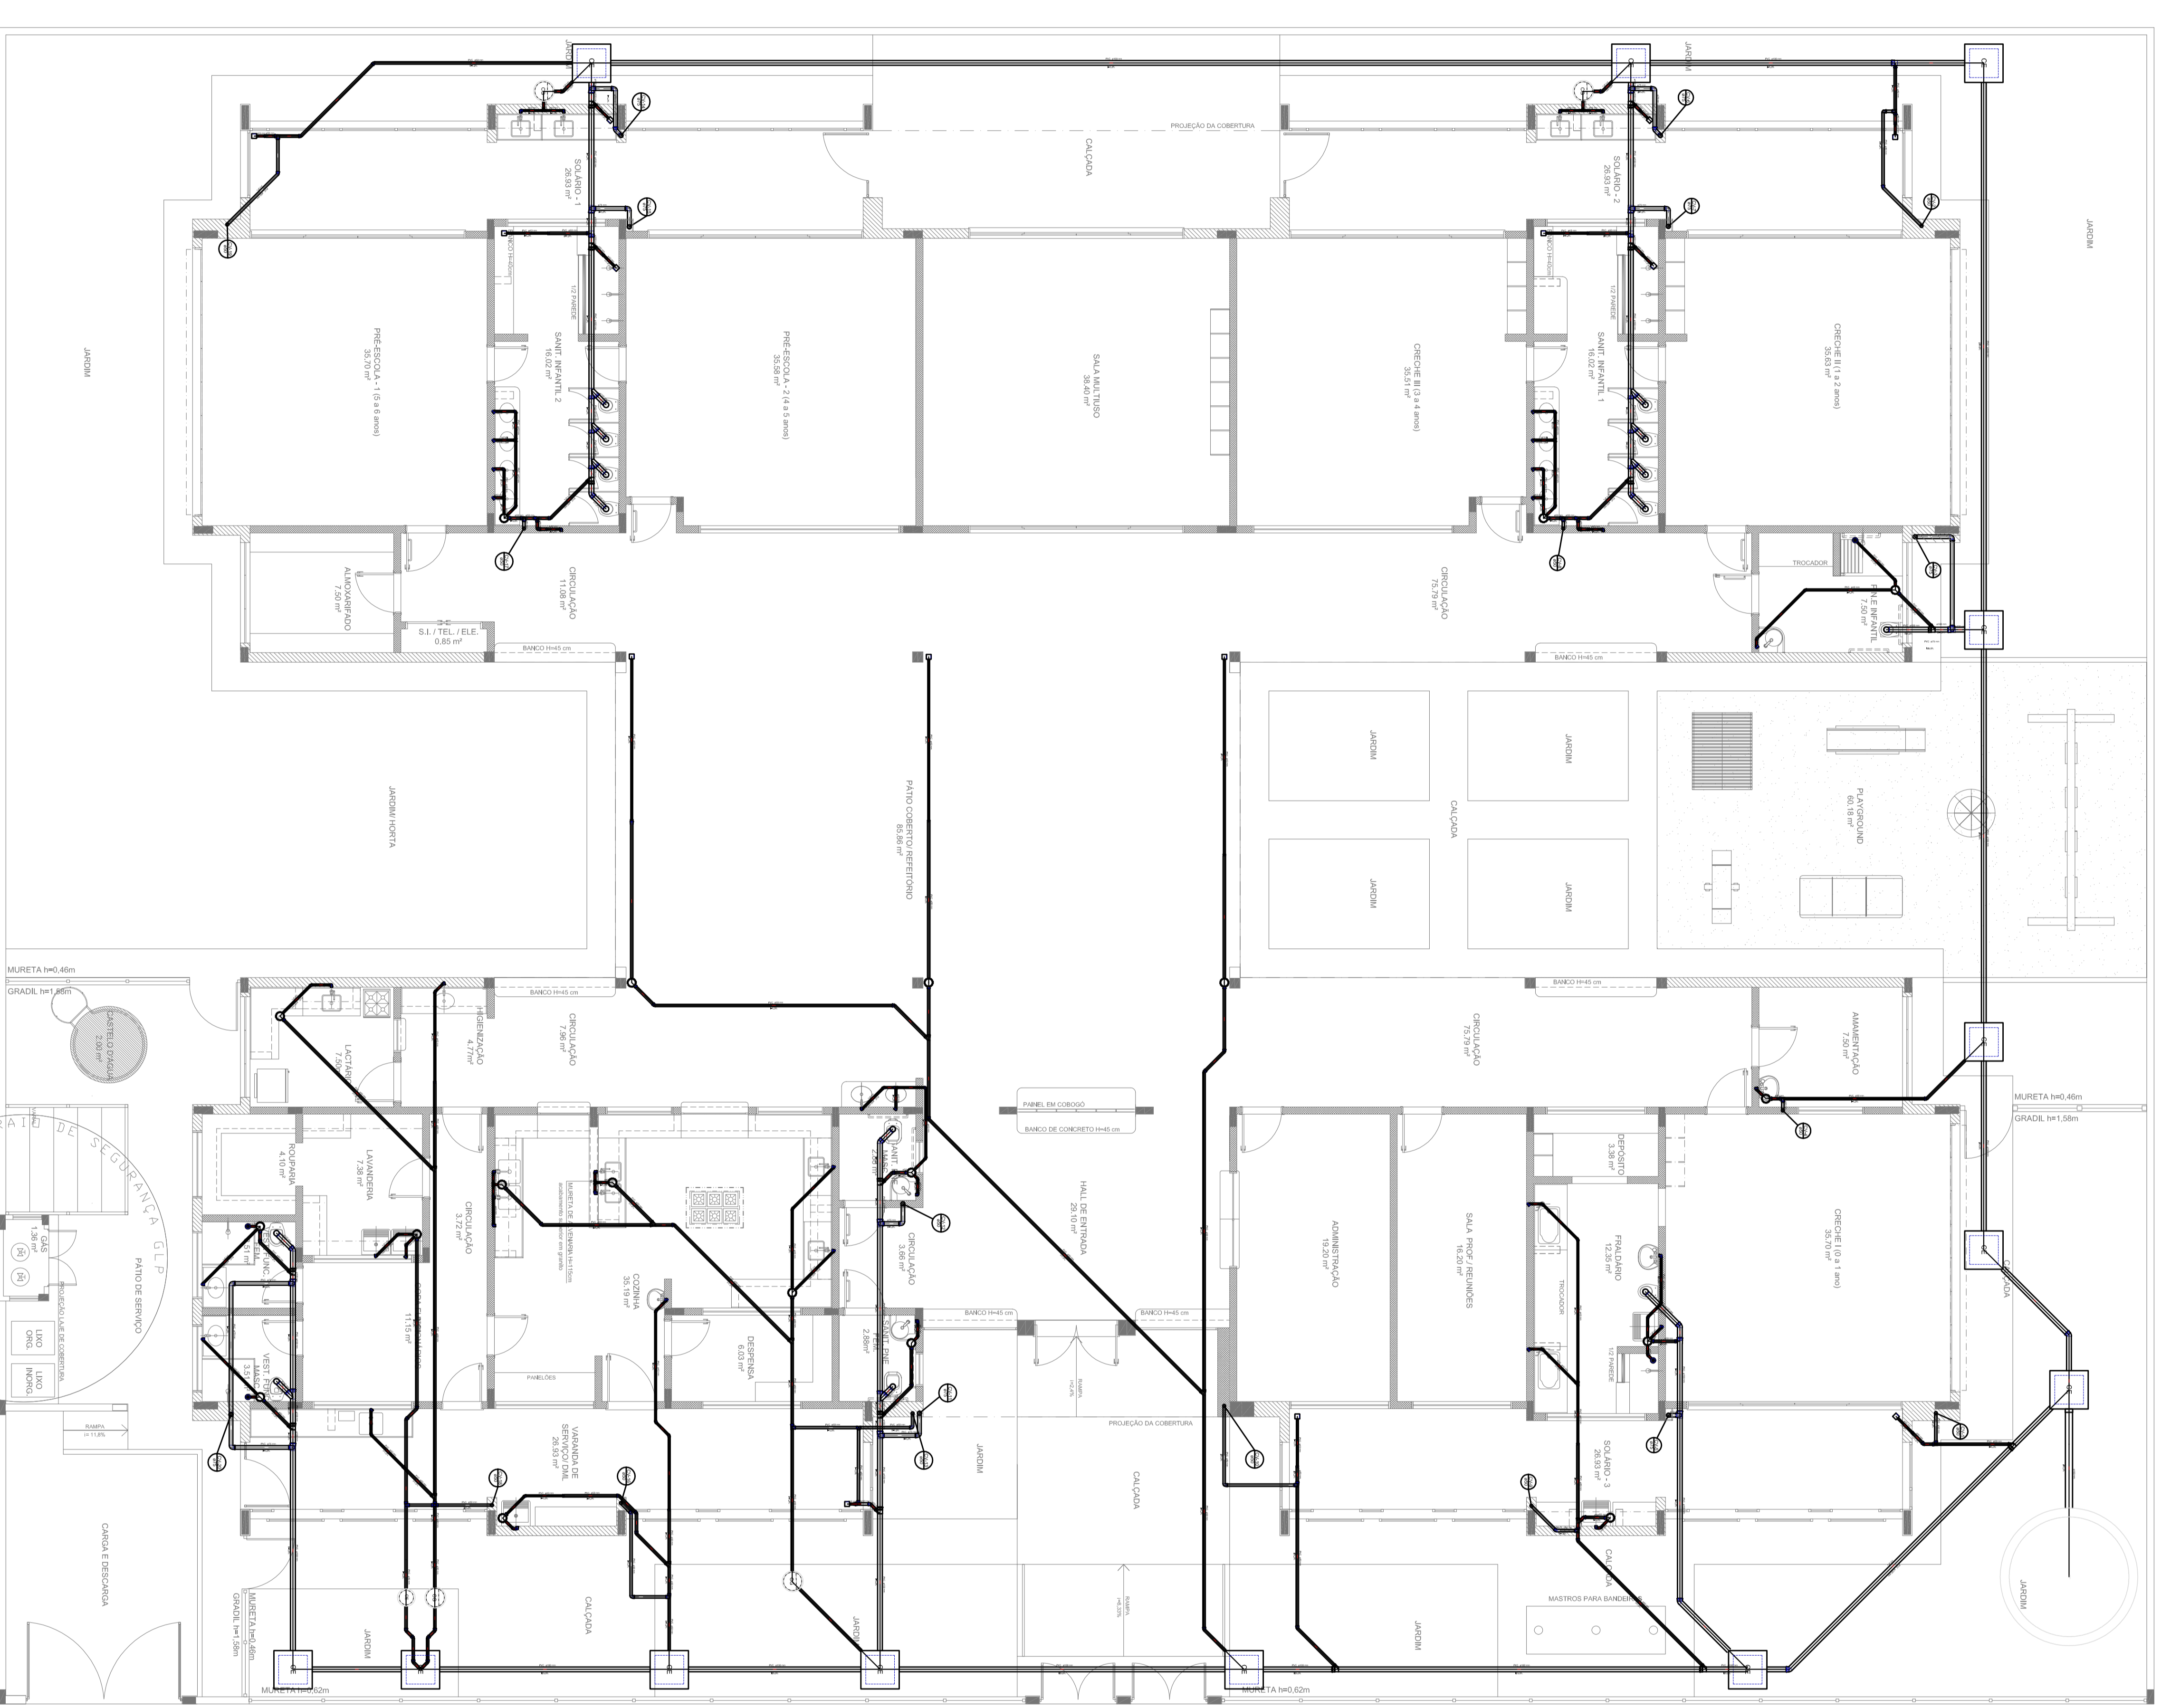

LEGENDA	
	ALUNO
	PORTA
	JANELA
	MUR
	ESCALA
	W.C.
	TOILETE
	CHUVA
	MESA
	CADUPEIRO
	ESCRITÓRIO
	TELEVISOR
	IMPRESSORA
	SERVIDOR
	SWITCH
	ROTEADOR
	SERVIDOR TOR
	SERVIDOR CABINETE
	SERVIDOR RACK
	SERVIDOR CABINETE RACK
	SERVIDOR CABINETE RACK RACK
	SERVIDOR CABINETE RACK RACK RACK

**NOTAS:**

- OS PROJETOS DEVEM SER ADAPTADOS TÉCNICAMENTE CONFORME AS NECESSIDADES MUNICIPAIS.
- PARA A COLETA DOS DEJETOS OBSERVAR POSTURAS MUNICIPAIS;
- CASO SEJA NECESSÁRIO A ELABORAÇÃO DE PROJETO DE FOSSA E SUMIDOURO, ESTE FICARÁ A CARGO DO ENTE FEDERADO;
- EXECUTAR ESTE PROJETO JUNTAMENTE COM O PROJETO ESTRUTURAL;
- ANTES DA CONCRETAGEM PREVER PASSAGEM PARA AS TUBULAÇÕES DENTRO DOS LIMITES ESTABELECIDOS PELA NBR 6118:2014;

**REFERÊNCIAS:**

- MEMORIAL DESCRITIVO E ESPECIFICAÇÕES TÉCNICAS;
- PLANILHA DE QUANTITATIVOS.

01 06/2010/2018  
N.º 01/2018  
CONVÊNIO Nº 15/2018

Comissão de Monitoramento e Gestão de Serviços de Assistência Estudantil

DESCRIÇÃO



**PROJETO PADRÃO - FIDE**

PROJETANTE:	CRGA
ELABORAÇÃO:	CRGA
MANUFRIO - UF:	CRGA
PROJETANTE:	CRGA
RESP. TÉCNICO:	CRGA
AUTOR DO PROJETO:	CRGA
OUTRO:	CRGA
RAIA:	

OBSERVAÇÕES:

PROGRAMA PROINFÂNCIA - PROJETO TIPO 2

PROJETO DE INSTALACOES

COORDENADOR	PLANTA DE ESQOTO SANITARIO	HEG
COORDENADOR	LANCAMENTO DA REDE	
COORDENADOR	PLANTA BAIXA	
TITULO	ESCALA	PROJETO
RUBRICA	1/75	01/05
PROJETO	1/75	01/05
PROJETO	1/75	01/05